


0 1 2 3 4 5 6 7 8 9 10 m

RZUT DACHU

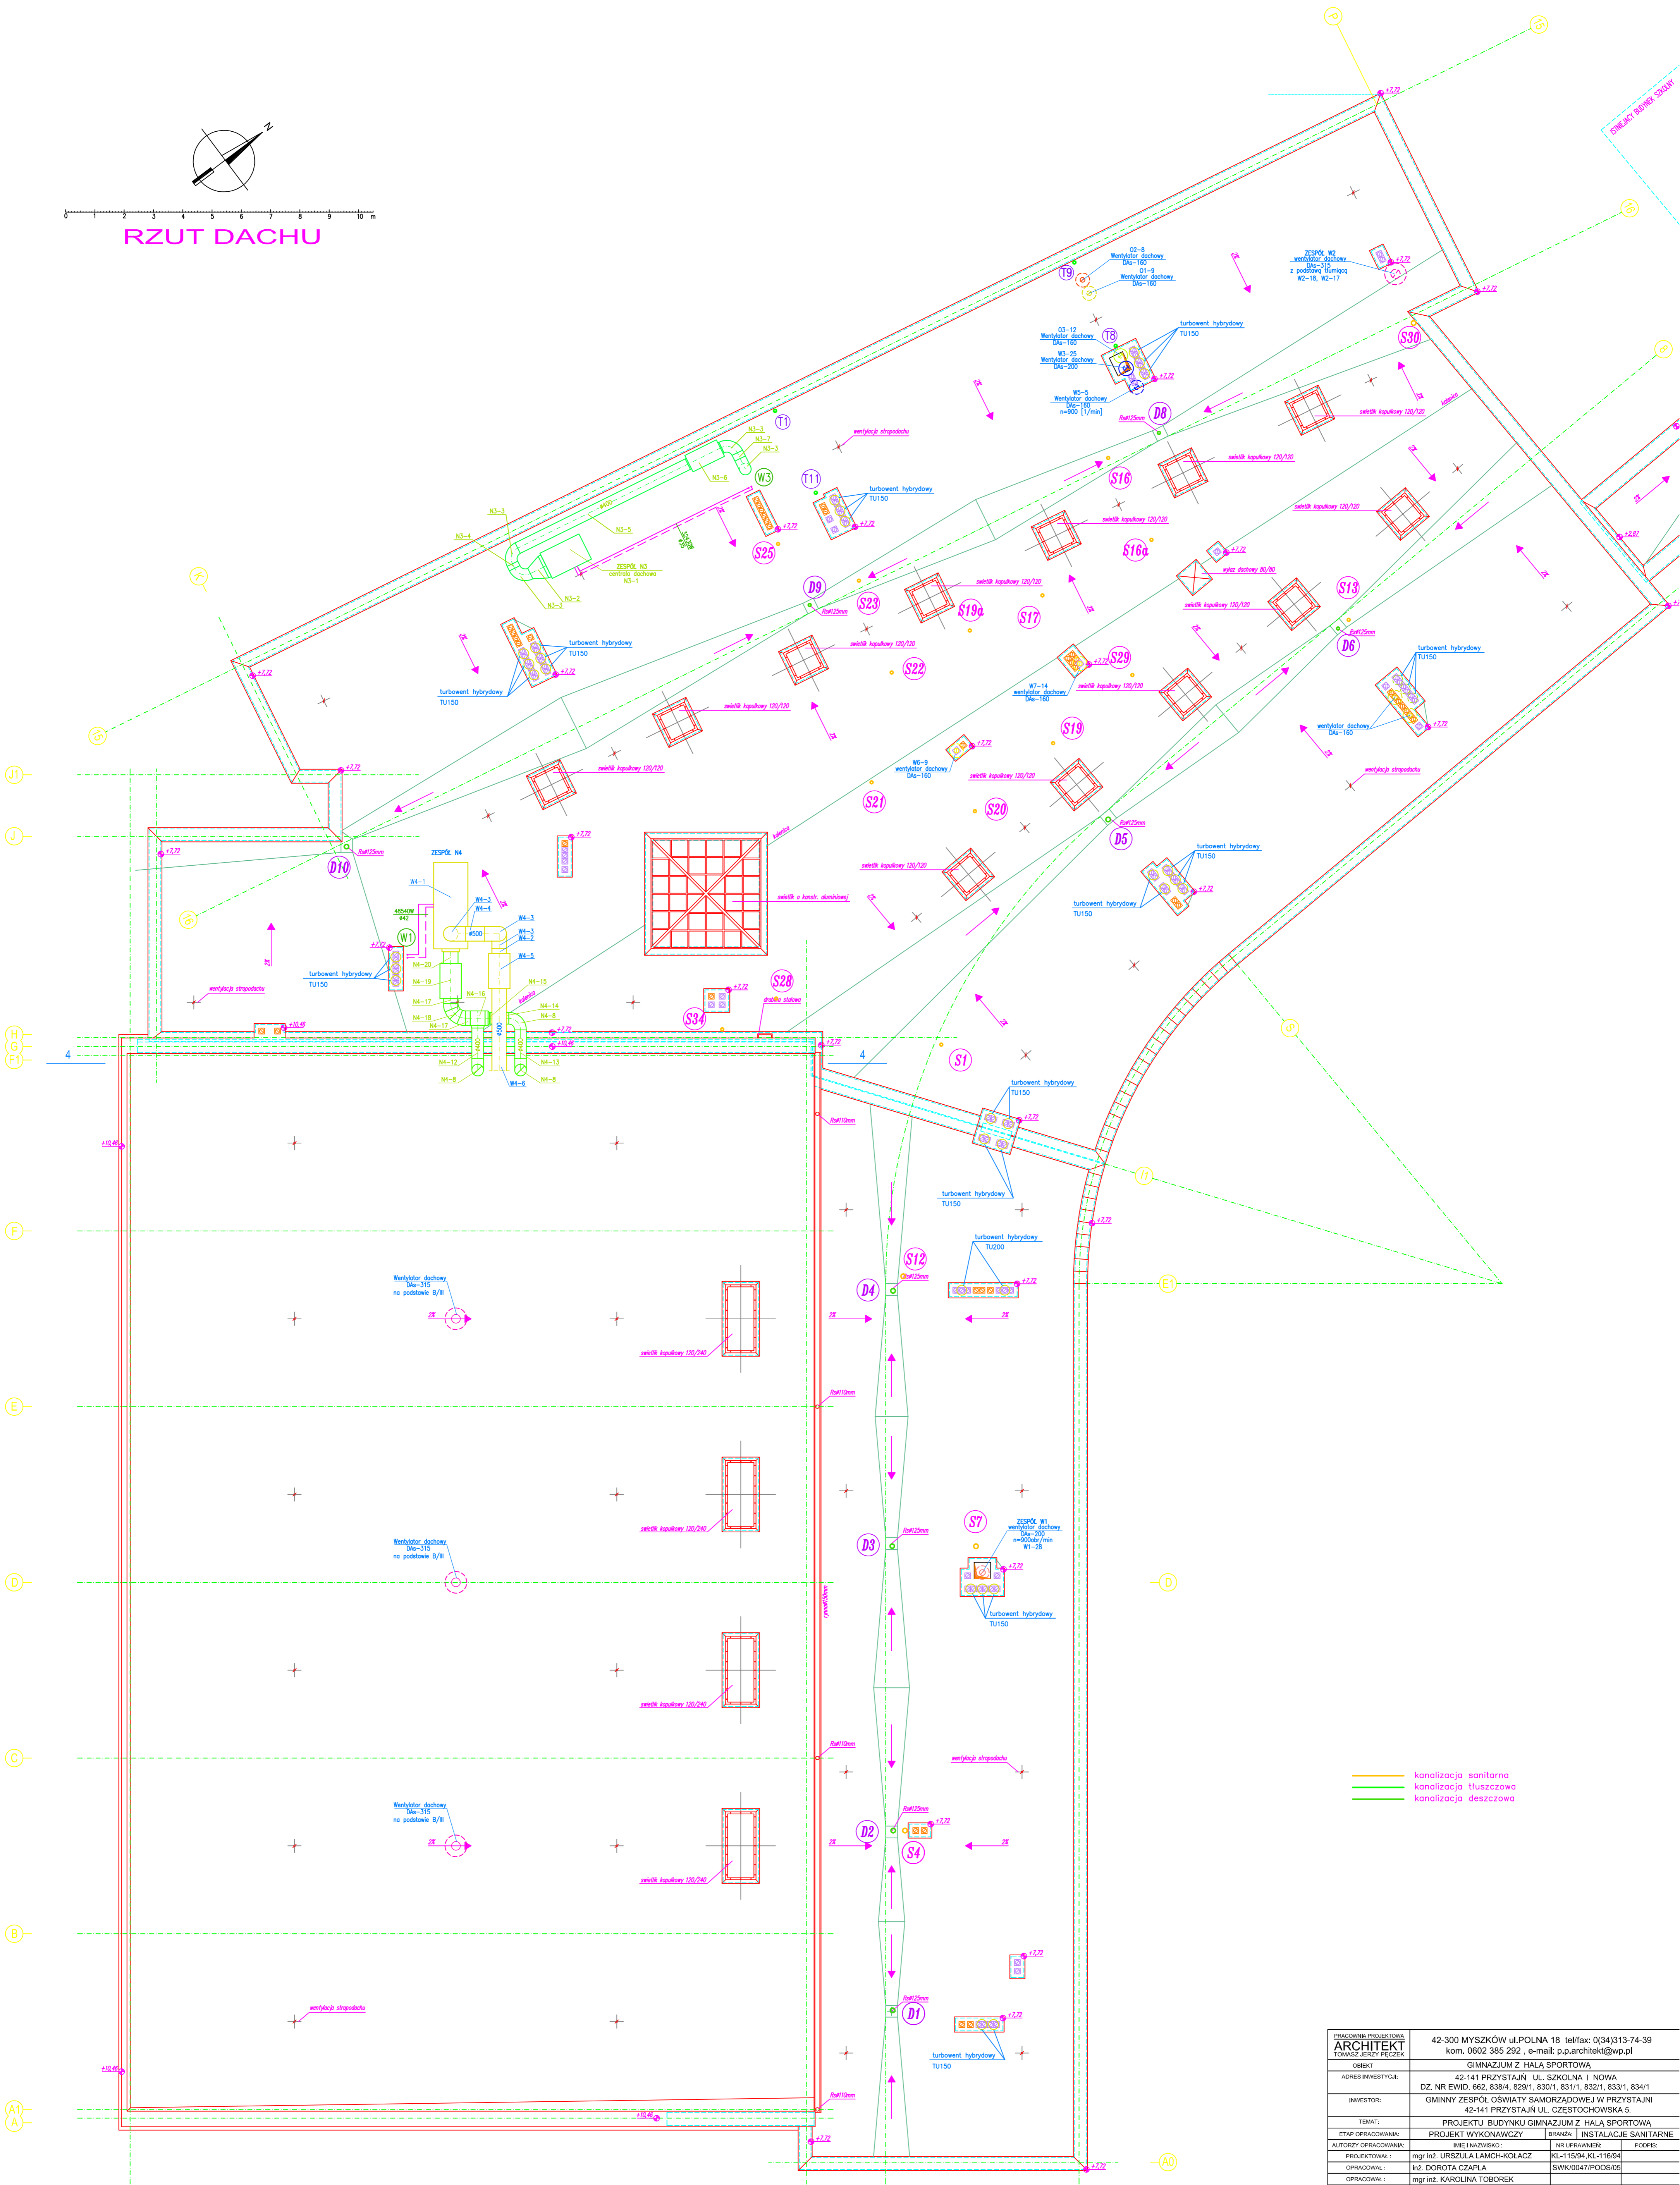

— kanalizacja sanitarna
— kanalizacja tuszczowa
— kanalizacja deszczowa

| | |
|---|--|
| PRACOWNIA PROJEKTOWA ARCHITEKT TOMASZ JERZY PECZEK | 42-300 MYSZKÓW ul. POLNA 18 tel/fax: 0/34/313-74-39 kom. 0602 385 282, e-mail: p.p.architekt@wp.pl |
| OBIEKT | GINNAZJUM Z HALĄ SPORTOWĄ |
| ADRES INWESTYCJI | 42-141 PRZYSTAJŃ UL. SZKOLNA I NOWA DZ. NR EWID. 662, 838/4, 829/1, 830/1, 831/1, 832/1, 833/1, 834/1 |
| INWESTOR | GINNY ZESPÓŁ OŚWIATY SAMORZĄDOWEJ W PRZYSTAJNI 42-141 PRZYSTAJŃ UL. CZĘSTOCHOWSKA 5. |
| TEMAT | PROJEKTU BUDYNKU GINNAZJUM Z HALĄ SPORTOWĄ |
| ETAP OPRACOWANIA | PROJEKT WYKONAWCZY |
| AUTORZY OPRACOWANIA | IMELI NAZBYŃSKO |
| PROJEKTOWAŁ | mjr inż. URSZULA LAMCH-KOLACZ |
| OPRACOWAŁ | inż. DOROTA CZAPLA |
| OPRACOWAŁ | mjr inż. KAROLINA TOBOREK |
| SPRAWDZIŁ | mjr inż. ANDRZEJ SIMLA |
| NAZWA RYSUNKU | RZUT DACHU |
| SKALA | 1:100 |
| NUMER RYSUNKU | S-04 |
| DATA | 15.11.2005 |