


BIO-PROJEKT		Nazwa i adres biurowca (opcjonalnie):	
Biuro Projektów i Inżynierii Kłosa ul. Wolności 10, 05-810 Opatów, tel. 22 661 00 00			
43-100 Opatów, ul. Wolności 10		Kanalizacja sanitarna Przystajń - etap V.	
Projektant	Pracownia	Wzrost	Waga
PROJEKT	PROJEKT	190	70
ZAGOSPODAROWANIA	TERENOWA	2000	2000
SRM nr 511322.041	SRM nr 511322.041	2000	2000
Skala: 1:1000	Przebieg:		

- LEGENDA**
- granice posesycji
  - granice działek
  - proj. kanalizacja grawitacyjna
  - proj. przyłącza graw. do budynków
  - proj. kanalizacja ciśnieniowa
  - istn. sieć wodociągowa
  - istn. kanalizacja sanitarowa
  - istn. sieć energetyczna podziemna
  - istn. sieć telekomunikacyjna podziemna
  - rury perforowane na skrzyżowaniach z ks

**UWAGA**  
Przed rozpoczęciem robót wyznaczyć punkty osnowy geometrycznej, a roboty prowadzić w odległości min. 10m od tych punktów.  
**ODLEGŁOŚCI PODZIEMNE PROJEKTOWANYCH URZĄDZEŃ KANALIZACJI SANITARNEJ OD ISTNIEJĄCYCH URZĄDZEŃ NAZIEMNYCH I PODZIEMNYCH**

- 0,8 m - od kabli energetycznych
- 1,0 m - od kabli telekomunikacyjnych
- 1,5 m - od sieci wodociągowych
- 2,0 m - od słupów linii elektroenerg. i teletechn.

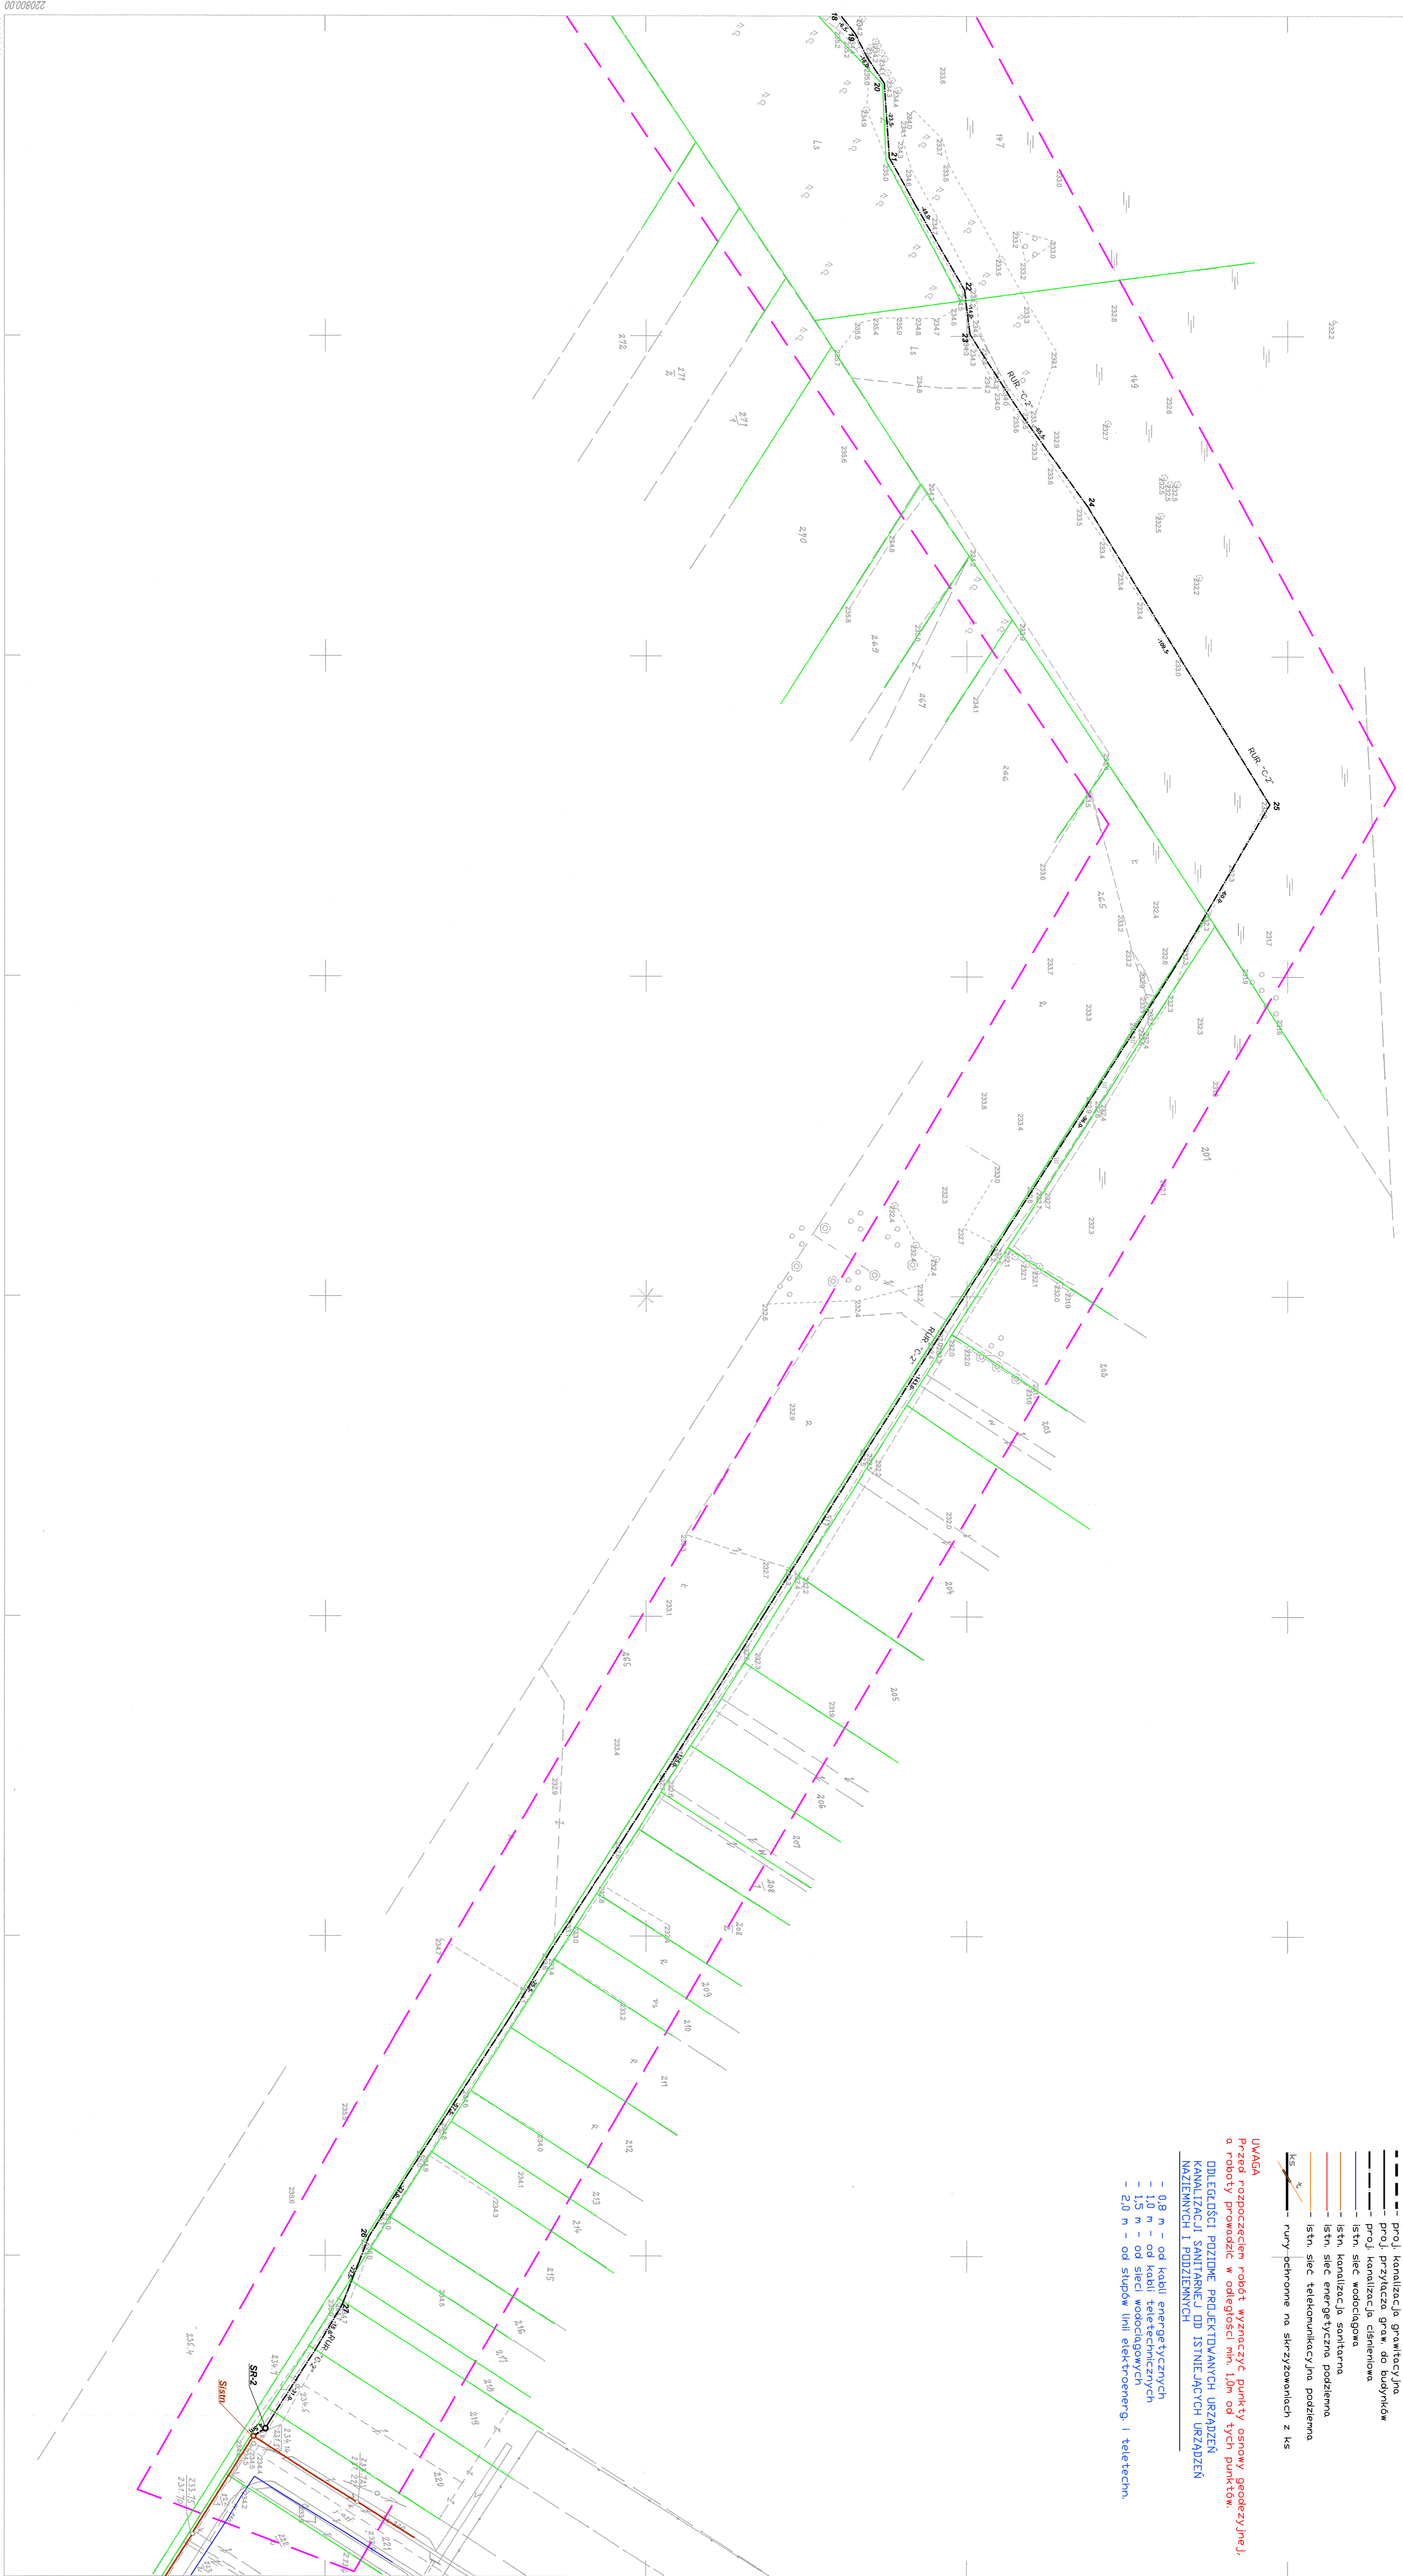

PRZYSTAJŃ - PANKI  
Obręb  
Nr sekcji  
Skala 1:1000

511.322.041

220800.00  
939900.00