


- LEGENDA**
- granica opracowania
 - granice działek
 - proj. kanalizacja grawitacyjna
 - proj. przyłącza graw. do budynków
 - proj. kanalizacja ciśnieniowa
 - proj. pompownie ścieków
 - istn. sieć wodociągowa
 - istn. kanalizacja sanitarna
 - istn. sieć energetyczna podziemna
 - istn. sieć telekomunikacyjna podziemna
 - rury ochronne na skrzyżowaniach z ks
 - numeracja wg wypisu właścicieli

UWAGA
 Przed rozpoczęciem robót wyznaczyć punkty osnowy geodezyjne,
 a roboty prowadzić w odległości min. 1,0m od tych punktów.

**ODLEGŁOŚCI POZIOME PROJEKTOWANYCH URZĄDZEŃ
 KANALIZACJI SANITARNEJ OD ISTNIEJĄCYCH URZĄDZEŃ
 NAZIEMNYCH I PODZIEMNYCH**

- 0,8 m - od kabli energetycznych
- 1,0 m - od kabli telekomunikacyjnych
- 1,5 m - od sieci wodociągowych
- 2,0 m - od stupów linii elektroenerg. i teletechn.

nie wyklucza się istnienia w terenie innych
 nie wykazanych na niniejszej mapie urządzeń
 podziemnych, które nie są związane
 z projektowaną lub o których brak jest
 informacji w interesowanych branżach.

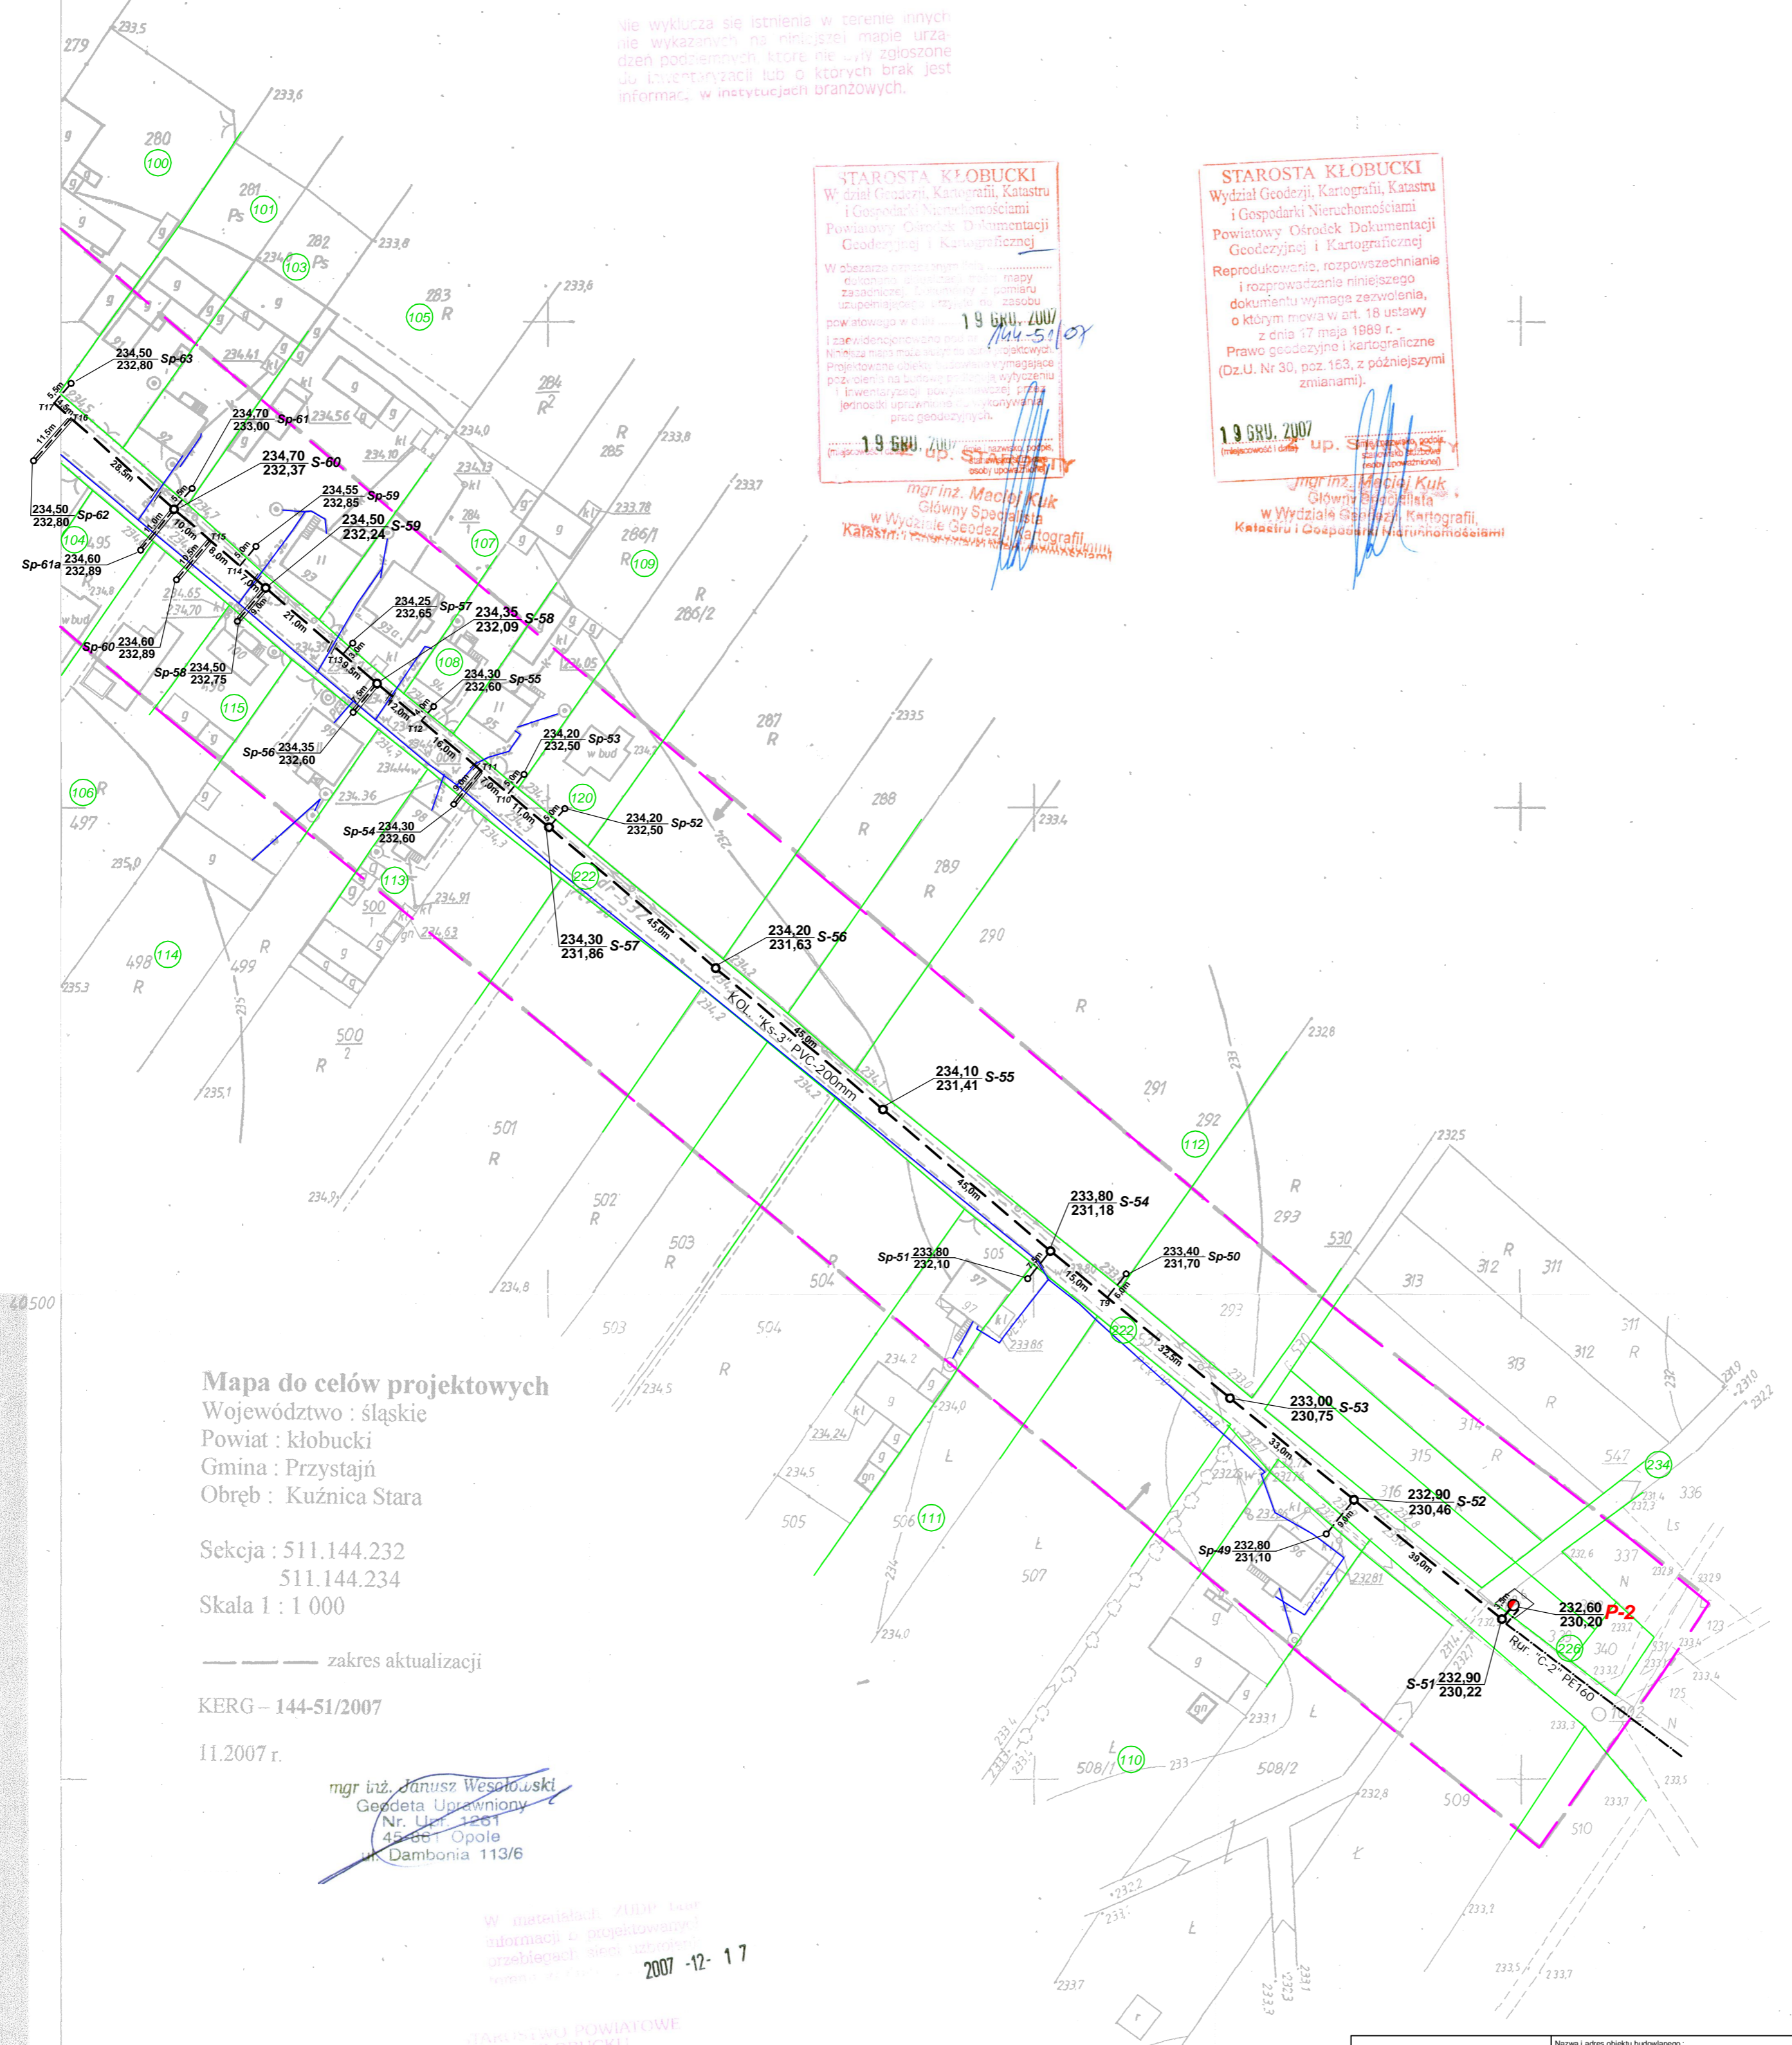

STAROSTA KŁOBUCKI
 Wydział Geodezji, Kartografii, Katastru
 i Gospodarki Nieruchomościami
 Powiatowy Ośrodek Dokumentacji
 Geodezyjnej i Kartograficznej

W niniejszym wypisie...
 19.06.2007 r. **UW**

mgr inż. Maciej Kuk
 Główny Specjalista
 w Wydziale Geodezji, Kartografii,
 Katastru i Gospodarki Nieruchomościami

STAROSTA KŁOBUCKI
 Wydział Geodezji, Kartografii, Katastru
 i Gospodarki Nieruchomościami
 Powiatowy Ośrodek Dokumentacji
 Geodezyjnej i Kartograficznej

Reprodukcja, rozpowszechnianie
 i rozpraszanie niniejszego
 dokumentu wymaga zezwolenia,
 o którym mowa w art. 18 ustawy
 z dnia 17 maja 1989 r. -
 Prawo geodezyjne i kartograficzne
 (Dz.U. Nr 30, poz. 163, z późniejszymi
 zmianami).

19.06.2007 r. **UW**

mgr inż. Maciej Kuk
 Główny Specjalista
 w Wydziale Geodezji, Kartografii,
 Katastru i Gospodarki Nieruchomościami

Mapa do celów projektowych
 Województwo : śląskie
 Powiat : kłobucki
 Gmina : Przystajń
 Obręb : Kuźnica Stara

Sekcja : 511.144.232
 511.144.234
 Skala 1 : 1 000

----- zakres aktualizacji
 KERG - 144-51/2007
 11.2007 r.

mgr inż. Janusz Wesolowski
 Geodeta Uprawniony
 Nr. Upr. 1261
 45-567 Opole
 Dambonia 113/6

W niniejszym wypisie...
 2007-12-17

STANOWISKO POWIATOWE
 W KŁOBUCKU
 42-100 Kłobuck
 ul. Rynek 10, I piętro
 42-100 Kłobuck
 tel. 77 47 12 100

BIO - PROJEKT Biurowo Projektowe - Usługi s.c. Waldemar Zamierowski, Bogdan Golec		Nazwa i adres obiektu budowlanego: Kanalizacja sanitarna Przystajń - etap V.	
45-001 Opole, ul. Katowicka 20	Stacja: 51144232	Stacja dokumentacji:	Próbki:
Projektant: mgr inż. BOGDAN GOLEC	Nr opracowania: 16094CP	Data: 2006	Podpis:
St. Aut. Projektanta: mgr inż. M. OLSEWICKA	St. Aut. Wykonawcy: mgr inż. WALDEMAR ZAMIEROWSKI	20594CP	2006
Skala: 1:1000	Nr rysunku:		Nr opł.: