



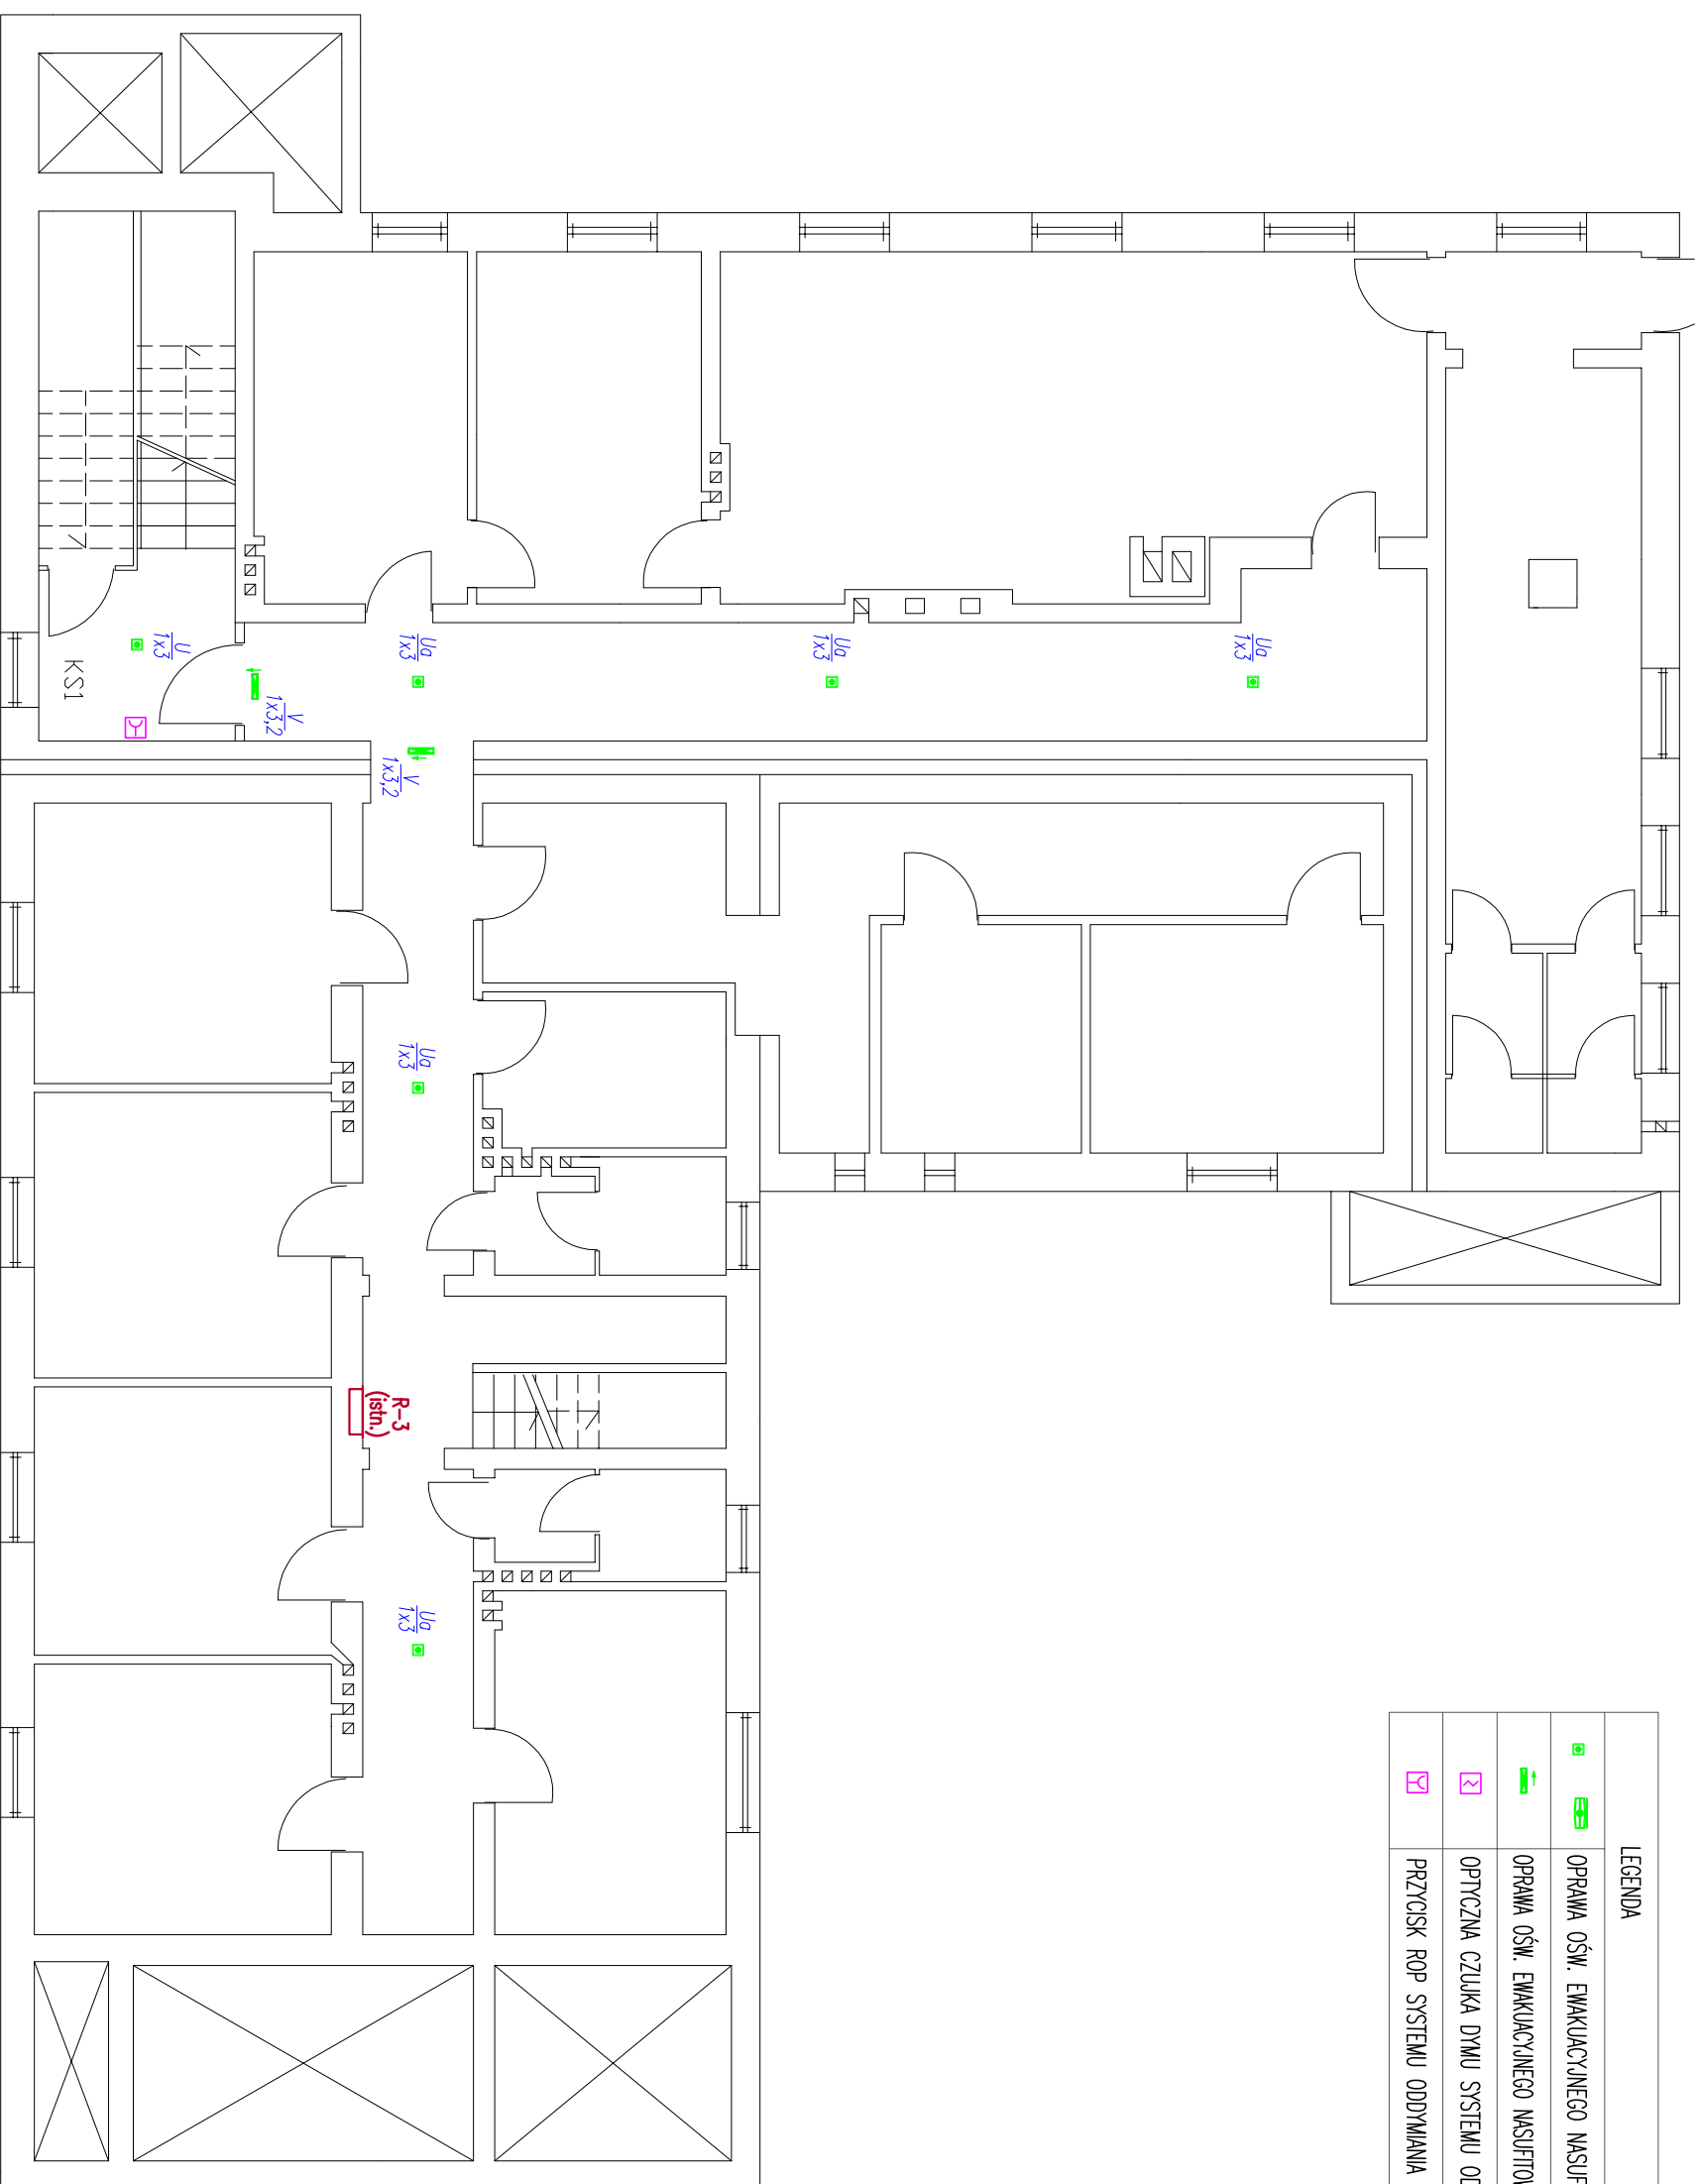


LEGENDA	
	OPRAWA OŚW. EMAKUACYJNEGO NASUFITOWA/NASCIENNA Z MOD. AMARYJUM 1h, Z AUTOTESTEM
	OPRAWA OŚW. EMAKUACYJNEGO NASUFITOWA/NASCIENNA Z PIKTOG. KERUNKOWYM Z MOD. AMARYJUM 1h, Z AUTOTESTEM
	OPTYCZNA CZUJKA DYMU SYSTEMU ODDYMIANIA
	PRZYCIISK ROP SYSTEMU ODDYMIANIA



"ELTIS" PRACOWNIA PROJEKTOWA tel.: 34 366 95 65
 Częstochowa, ul. Warszawska 125 tel.: 502 312 216 ; 502 561 226
 www.eltis.com.pl e-mail: eltis@eltis.com.pl

Nazwa obiektu i adres: PRZYSTOSOWANIE BUDYNKU DO PRZEPISÓW P.POŻ. PRZEDSZKOLE PUBLICZNE PRZYSTAŃ, UL. TARGOWA 6 Skala 1:100

Przedmiot rysunku: **INSTALACJE ELEKTRYCZNE. RZUT PIWNIC** Nr rys. 1

Projektował	mgr inż. Szymon Szmidt	instal.elekt.	SLK/5430/PWOE/14	02.2015r
Sprawdził	inż. Tadeusz Szmidt	instal.elekt.	FT-83861/105/1552/82	02.2015r